


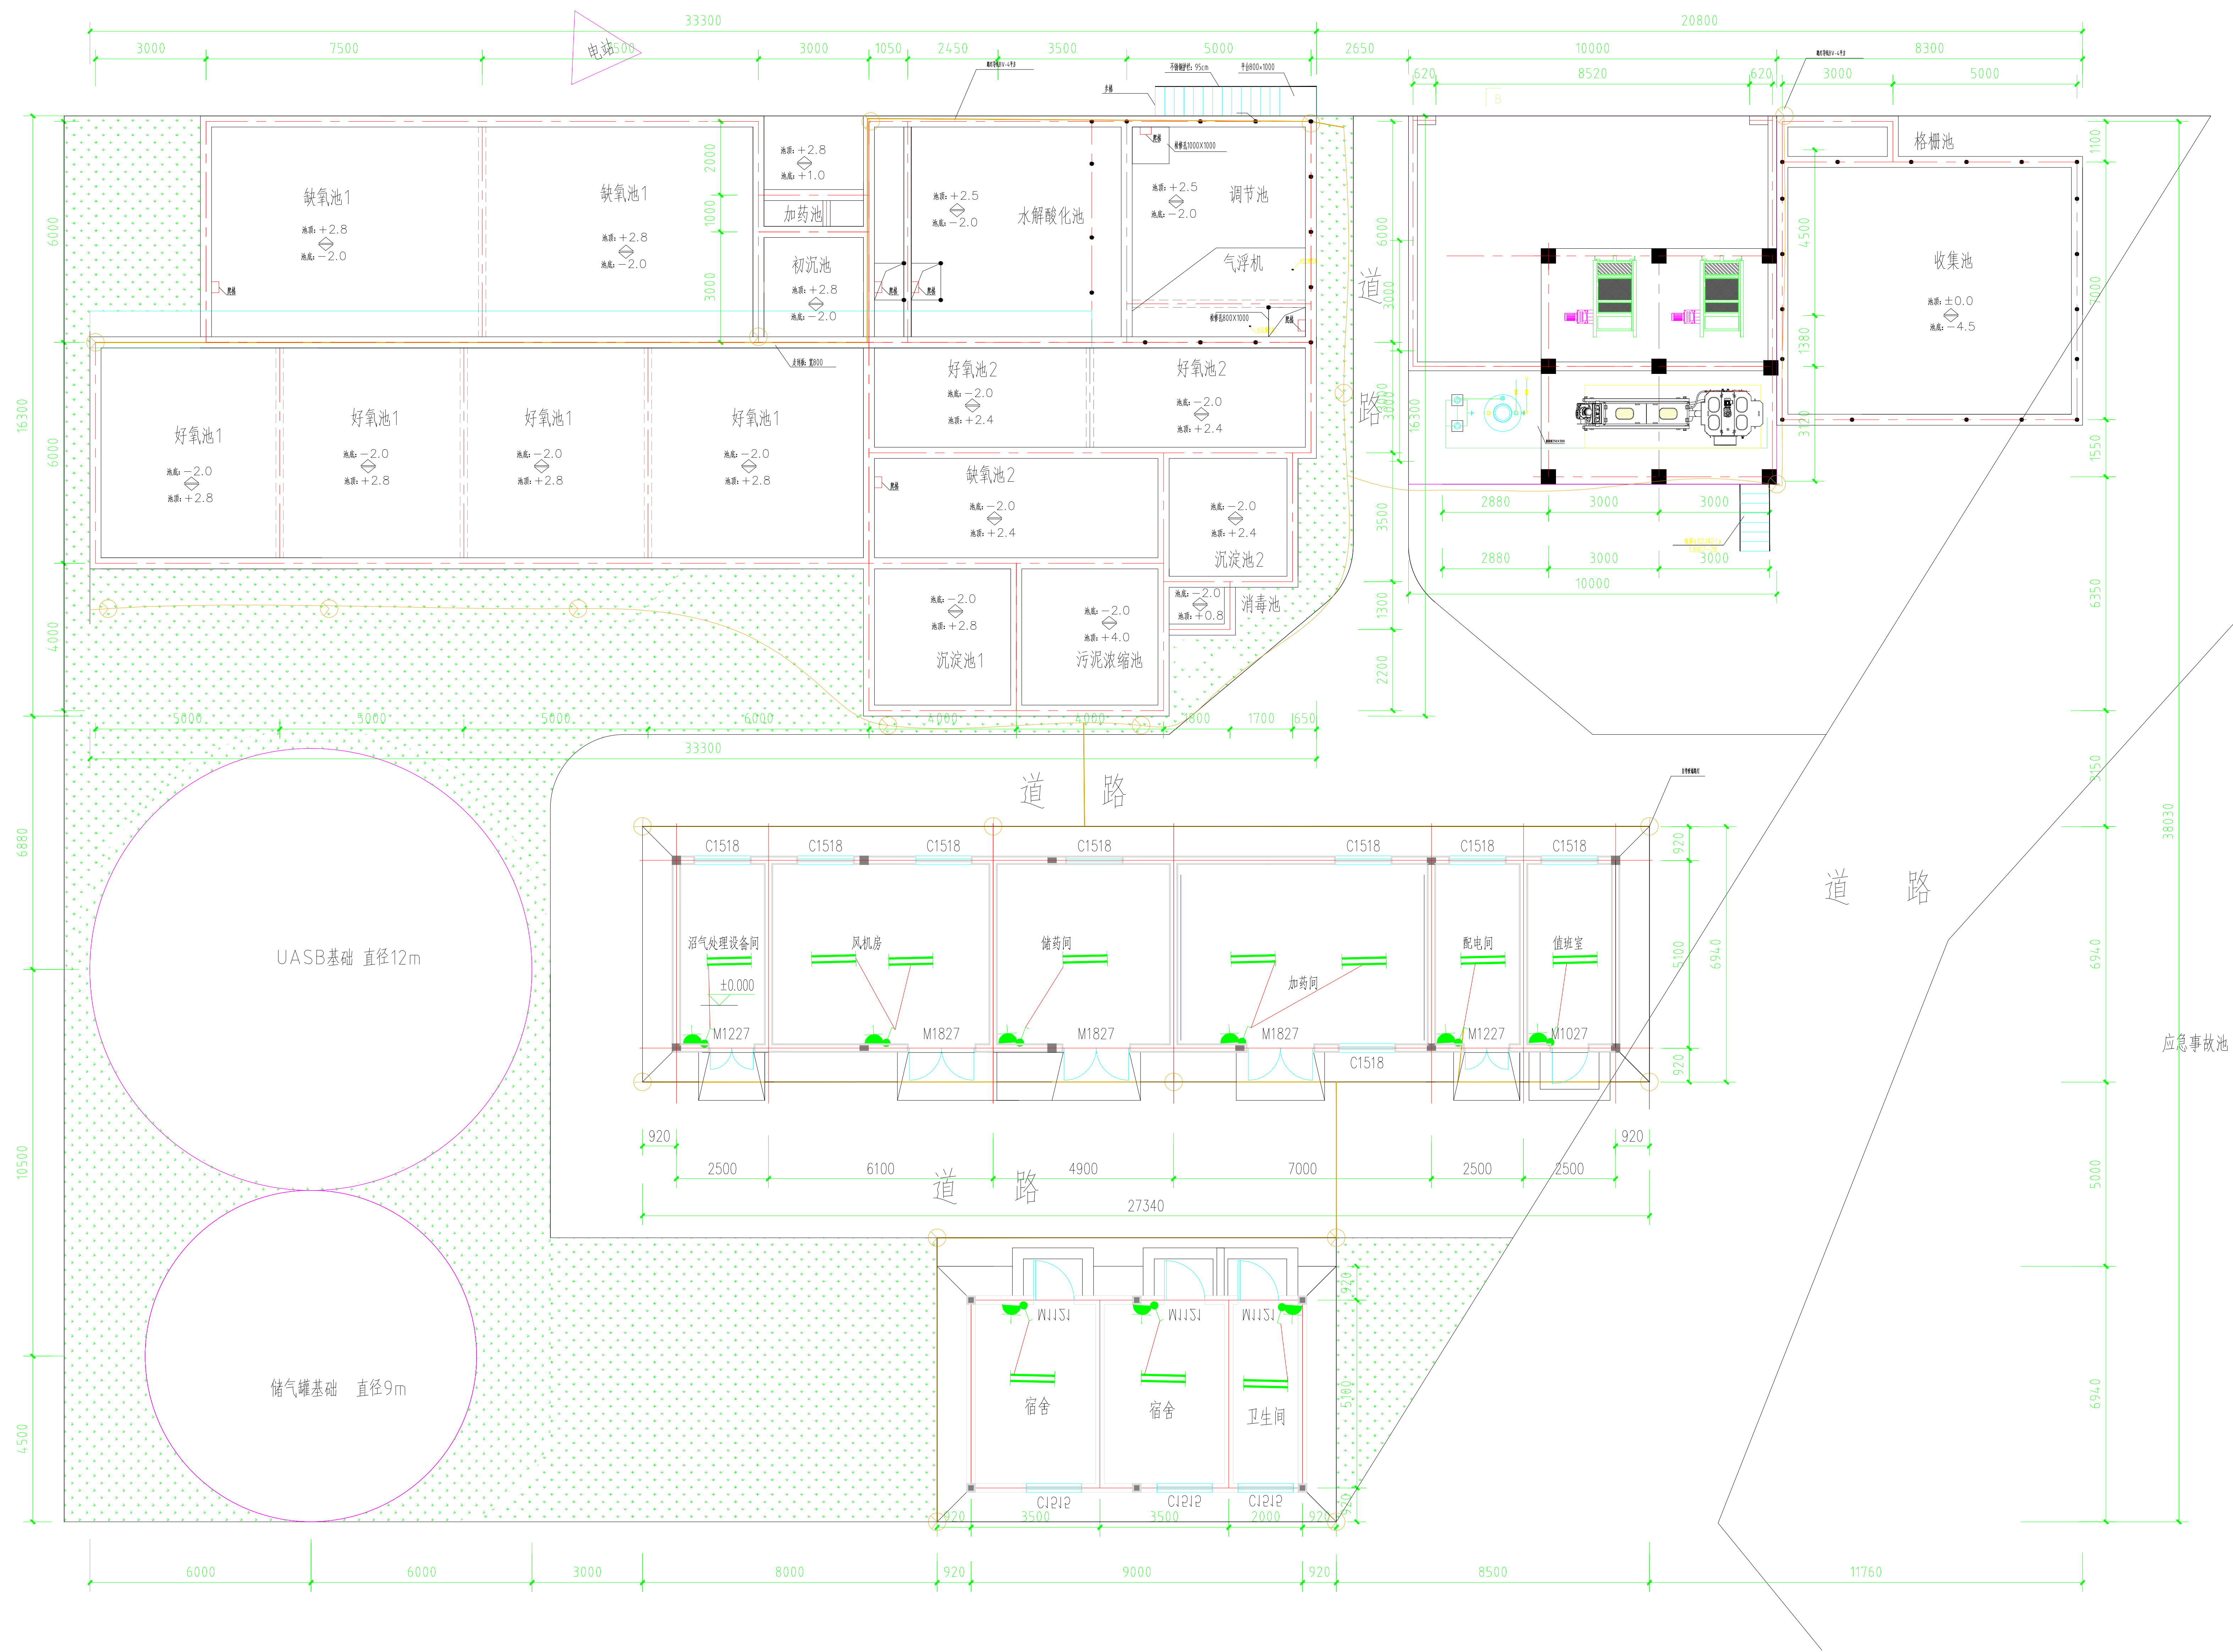

说明:

路灯表			
名称	功率	数量	备注
自吸埋灯	50w	18个	LED
带灯杆路灯	50w	4个	镀锌圆管灯杆1700mm, 节能灯

污水处理站照明平面布置图

重庆华地资环科技有限公司				项目 名称 PRO. NAME	五里庙35000头前肥城250m3/d 环保工程	项目编号 PRO.NO.	HD00001
设计 CONFIRMED	审核 REVISD	校核 CHECKED	制图 DESIGNED	图名 DWG. TITLE	污水处理站照明平面布置图	图号 DWG.NO.	HD-DK-080
项目经理 PRO.MANAGER	专业负责人 SPECIAL.MANAGER	审核 CHECKED	制图 DESIGNED	日期 DATE	2020年04月	专业 SPEC.	电气
审核 APPROVED	校核 CHECKED	设计 DESIGNED	制图 DESIGNED	比例 SCALE	1:100	阶段 STAGE	设计
审核 APPROVED	校核 CHECKED	设计 DESIGNED	制图 DESIGNED	图数 TOTAL	共 22 张	比例 SCALE	1:100
审核 APPROVED	校核 CHECKED	设计 DESIGNED	制图 DESIGNED	图版 EDITION	1	图数 TOTAL	共 19 张